


powiat buski  
gmina: Gnojno  
obręb: Gnojno

G.N. 0642-1632/2014

Poświadczam się zgodność niniejszej kopii z oryginałem projektu zagospodarowania terenu z uwzględnieniem zmian skarbowej na podstawie art. 220 § 3 ustawy o opłacie skarbowej	
Organ prowadzący państwowy zasób /geodezyjny i kartograficzny	STAROSTA BUSKI
Nazwa materiału zisobhu	mp02 syf-4/5
Identyfikator ewidencyjny Państwowego Zasobu	2206-48/09
Data wykonania kopii	12-05-2014
Imię, nazwisko i podpis osoby reprezentującej organ	<i>Zbigniew Starosty</i> mgr inż. Zbigniew Starosty Kierownika Referatu Katastru

nie podlega opłacie skarbowej  
z uwzględnieniem zmian skarbowej

na podstawie art. 220 § 3 ustawy o opłacie skarbowej

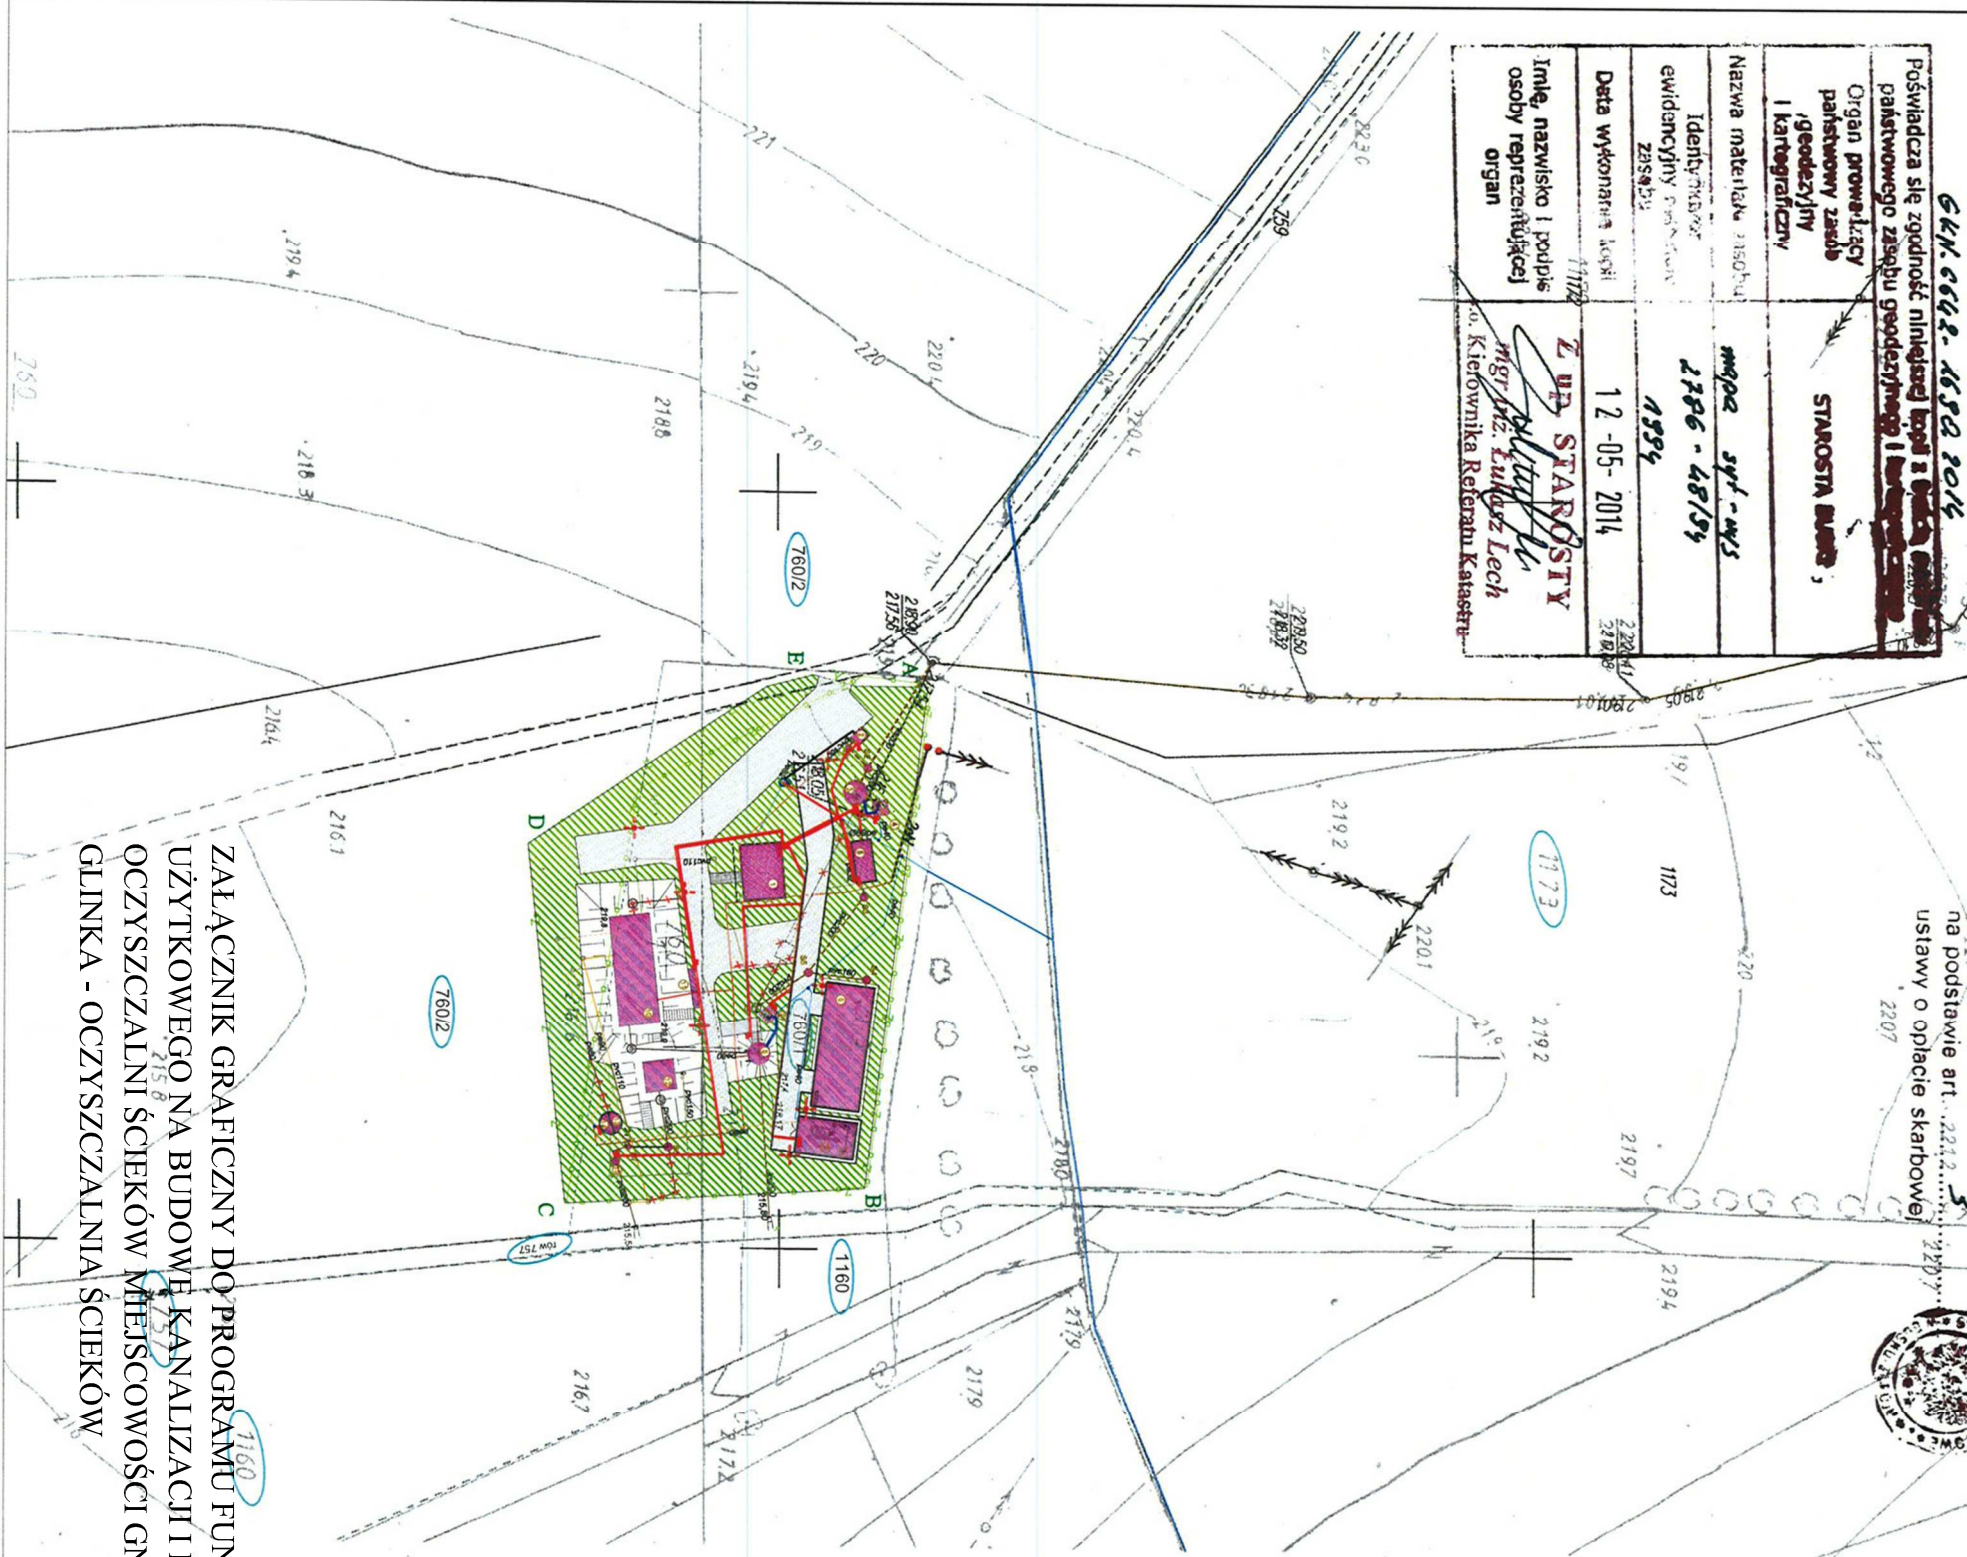

ZALĄCZNIK GRAFICZNY DO PROGRAMU FUNKCJONALNO-  
UŻYTKOWEGO NA BUDOWĘ KANALIZACJI I PRZEBUDOWĘ  
OCZYSZCZALNI ŚCIEKÓW MIEJSCOWOŚCI GNOJNO,  
GLINKA - OCZYSZCZALNIA ŚCIEKÓW

ZAGOSPODAROWANIE TERENU  
NA DZIAŁCE O NR GEOD. 760/1, 28-114  
GNOJNO  
SKALA 1:1000

- LEGENDA:**
- OSWIETLENIE
  - ZAKRES OPRACOWANIA
  - BUDYNKI
  - OBIEKTY OBJĘTE PROJEKTEM
  - PROJ. ZIELEŃ NISKA
  - PROJ. TEREN UTWARZONY
  - ZASUWA
  - DO USUNIĘCIA
  - SIECI ISTNIEJĄCE
  - SIEĆ WODOCIĄGOWA DN 90
  - SIEĆ KANALIZACJI SANITARNEJ
  - SIEĆ TELEKOMUNIKACYJNA
  - SIEĆ ELEKTROENERGETYCZNA
  - PROJEKTOWANE PRZEWODY
  - R. KANALIZACJI SANITARNEJ
  - SIEĆ WODOCIĄGOWA DN 32 I DN 40
  - SIEĆ ELEKTROENERGETYCZNA
  - RUROCIĄG RECYKULACJI
  - RUROCIĄG TŁOCZNY OSADU NADMIERNIEGO
  - RUROCIĄG AWARYJNEGO ODPLYWU ŚCIEKÓW
  - RUROCIĄG SPUSTOWY OSADU NADMIERNIEGO

- 1 — ISTN. Budynnek socjalno-techniczny
- 2 — PROJ. Stacja zlewnia ścieków
- 3 — PROJ. Przepompownia ścieków surowych
- 4 — PROJ. Biofiltr dla przepomp. wst. śc. sur.
- 5 — PROJ. Sito-płaskownik
- 6 — PROJ. Magazyn składowania osadów
- 7 — PROJ. Magazyn przeróbki osadów
- 8 — PROJ. Przepompownia główna śc. sur.
- 9 — PROJ. Biofiltr dla przepomp. głównej śc.
- 10 — ISTN. Bioraktor — do remontu
- 11 — ISTN. Stacja dmuchaw — do remontu
- 12 — PROJ. Osadnik wrotny — do remontu
- 13 — PROJ. Pompiwnia osadów i recykulatu — komora pompowania osadów i recykulatu
- 14 — PROJ. Pompiwnia osadów i recykulatu — komora pompowania osadu nadmiernego
- 15 — PROJ. Komora pomiarowa
- S1, S7 Proj. studz. kan. DN 600
- S2-S6 Proj. studz. kan. DN 1000
- IS — ISTN. studz. kan.
- ST1-ST10 — Proj. szafy sterownicze

**INFORMACJA PROJEKTOWA:**

**ZAMAWIĄCY:**  
URZĄD GMINY W GNOJNIE  
Gnojno 145  
28-114 Gnojno

**PROJEKTANT:**  
Przedsiębiorstwo  
Naukowo-Techniczne  
GLOBAL TECHNICS  
ul. Jagiellońska 9b/1  
17-100 Bielek Podolski

**OBJEKT:**  
Oczyszczalnia ścieków  
na działce nr geod. 760/1,  
28-114 Gnojno

<b>TREŚĆ PROJEKTU:</b>	
BUDOWA, PRZEBUDOWA I REMONT GMINNEJ OCZYSZCZALNI ŚCIEKÓW W GNOJNIE NA TERENIE DZIAŁKI O NR GEOD. 760/1.	
<b>TREŚĆ RYSUNKU:</b>	
ZAGOSPODAROWANIE TERENU NA DZIAŁCE NR GEOD. 760/1	
SKALA:	1:1000
FAZA PROJEKTU:	PROJEKT BUDOWLANY
NR RYSUNKU:	01
BRANŻA:	SANITARNA
DATA:	2014.12

BRANŻA SANITARNA:	NR UPRAWNIENI:	PODPIS:
mgr inż. Jacek Roszczyk	PDL/0054/P005/09	<i>Jacek Roszczyk</i>
BRANŻA WELDRACJA:	NR UPRAWNIENI:	PODPIS:
...	...	...
BRANŻA KONSTRUKCYJNA:	NR UPRAWNIENI:	PODPIS:
...	...	...
BRANŻA ELEKTRYCZNA:	NR UPRAWNIENI:	PODPIS:
...	...	...